

Vypraveno dne
27. 03. 2020

Městský úřad Rakovník
Kancelář tajemníka úřadu

PID: MURAX00THIJX

Váš dopis zn./ze dne	Naše značka	Vyřizuje/linka	Rakovník
17. 1. 2020	MURA/14049/2020	Mgr. Vladimír Pidrman/140	27. 3. 2020

Poskytnutí informace dle zákona č. 106/1999 Sb., o svobodném přístupu k informacím

Městský úřad Rakovník, se sídlem Husovo nám. 27, 269 18 Rakovník, jako povinný subjekt ve smyslu ust. § 2 odst. 1 zákona č. 106/1999 Sb., o svobodném přístupu k informacím, ve znění pozdějších předpisů (dále jen „InfZ“), obdržel dne 21. 1. 2020 žádost podle InfZ žadatel

jejímž předmětem je mimo jiné „poskytnutí části výkresu situace stavby „Rakovník, ul. Kuštova - rekonstrukce vedení NN“, a to část výkresu situace, která znázorňuje způsob vedení kabelu NN přes pozemek st. p. 255/1 v k. ú. Rakovník“.


Na základě shora uvedené žádosti vám v příloze zasíláme kopii požadovaného výkresu, kterou jsme obdrželi dne 24. 3. 2020 od společnosti ČEZ Distribuce, a.s.

Na část týkající se informace o identifikaci úředníka provádějícího kolaudaci stavby vám již bylo odpovězeno pod č. j. Výst./3531/2020/Če ze dne 5. 2. 2020 (doručeno 10. 2. 2020).


Mgr. Vladimír Pidrman
referent právní agendy



Obdrží:

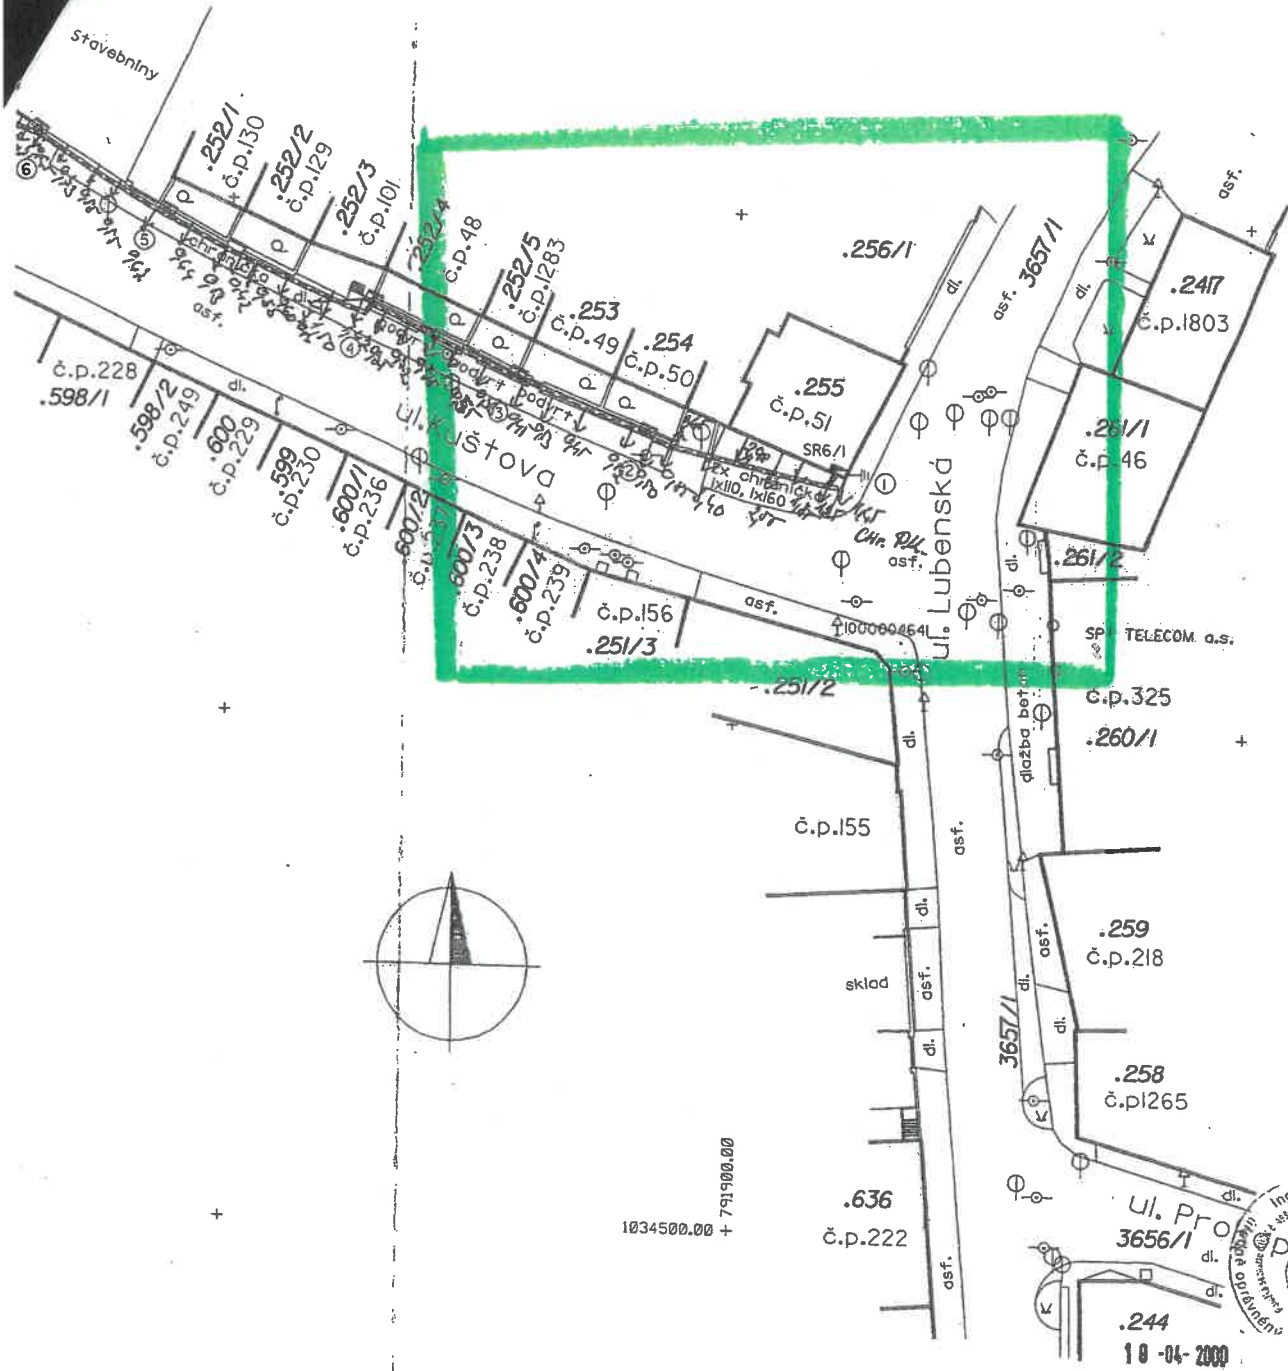

Kabelová vedení je zaměřeno od plotu.

		HRDLIČKA spol. s r.o. GEODETICKÁ, PROJEČNÍ A INŽENÝRSKÁ KANCELÁŘ		HRDLIČKA SPOL. S R.O. NÁHRŽÍ DR. E. BENEŠE 1464 269 01 RAKOVNÍK TEL. 031 / 51 40 - 11	
NÁZEV ZAKÁZKY RAKOVNÍK, Kuštova ulice - rekonstrukce vedení NN				ČÍSLO ZAKÁZKY 3183	
NÁZEV VÝKRESU zaměření skutečného provedení stavby				DATUM duben 2000	
ZAMĚŘIL R. Zelenka, P. Vlk		SCHVÁLIL Ing. L. Šisler		SOUŘADNICOVÝ SYSTÉM S - JTSK	
ZPRACOVAL I. Hötárková		OVĚŘIL Ing. L. Šisler		VÝKROVÝ SYSTÉM Bpv	
		FORMÁT měřítko 1:500			

*Šakoto vani' kabelove' zruzy kNN před šakozem, skutečné provedení,
 šakicini' provedli: Marek
 Dvořák*

Elektromontáže OLMA s.r.o.
 Luženská 2030, 269 01 Rakovník
 Tel: 0313/51 10 25
 Mobil: 0604/534550, 0603/259 423
 IČO: 261 42 503 DIČ: 069-261 42 503